



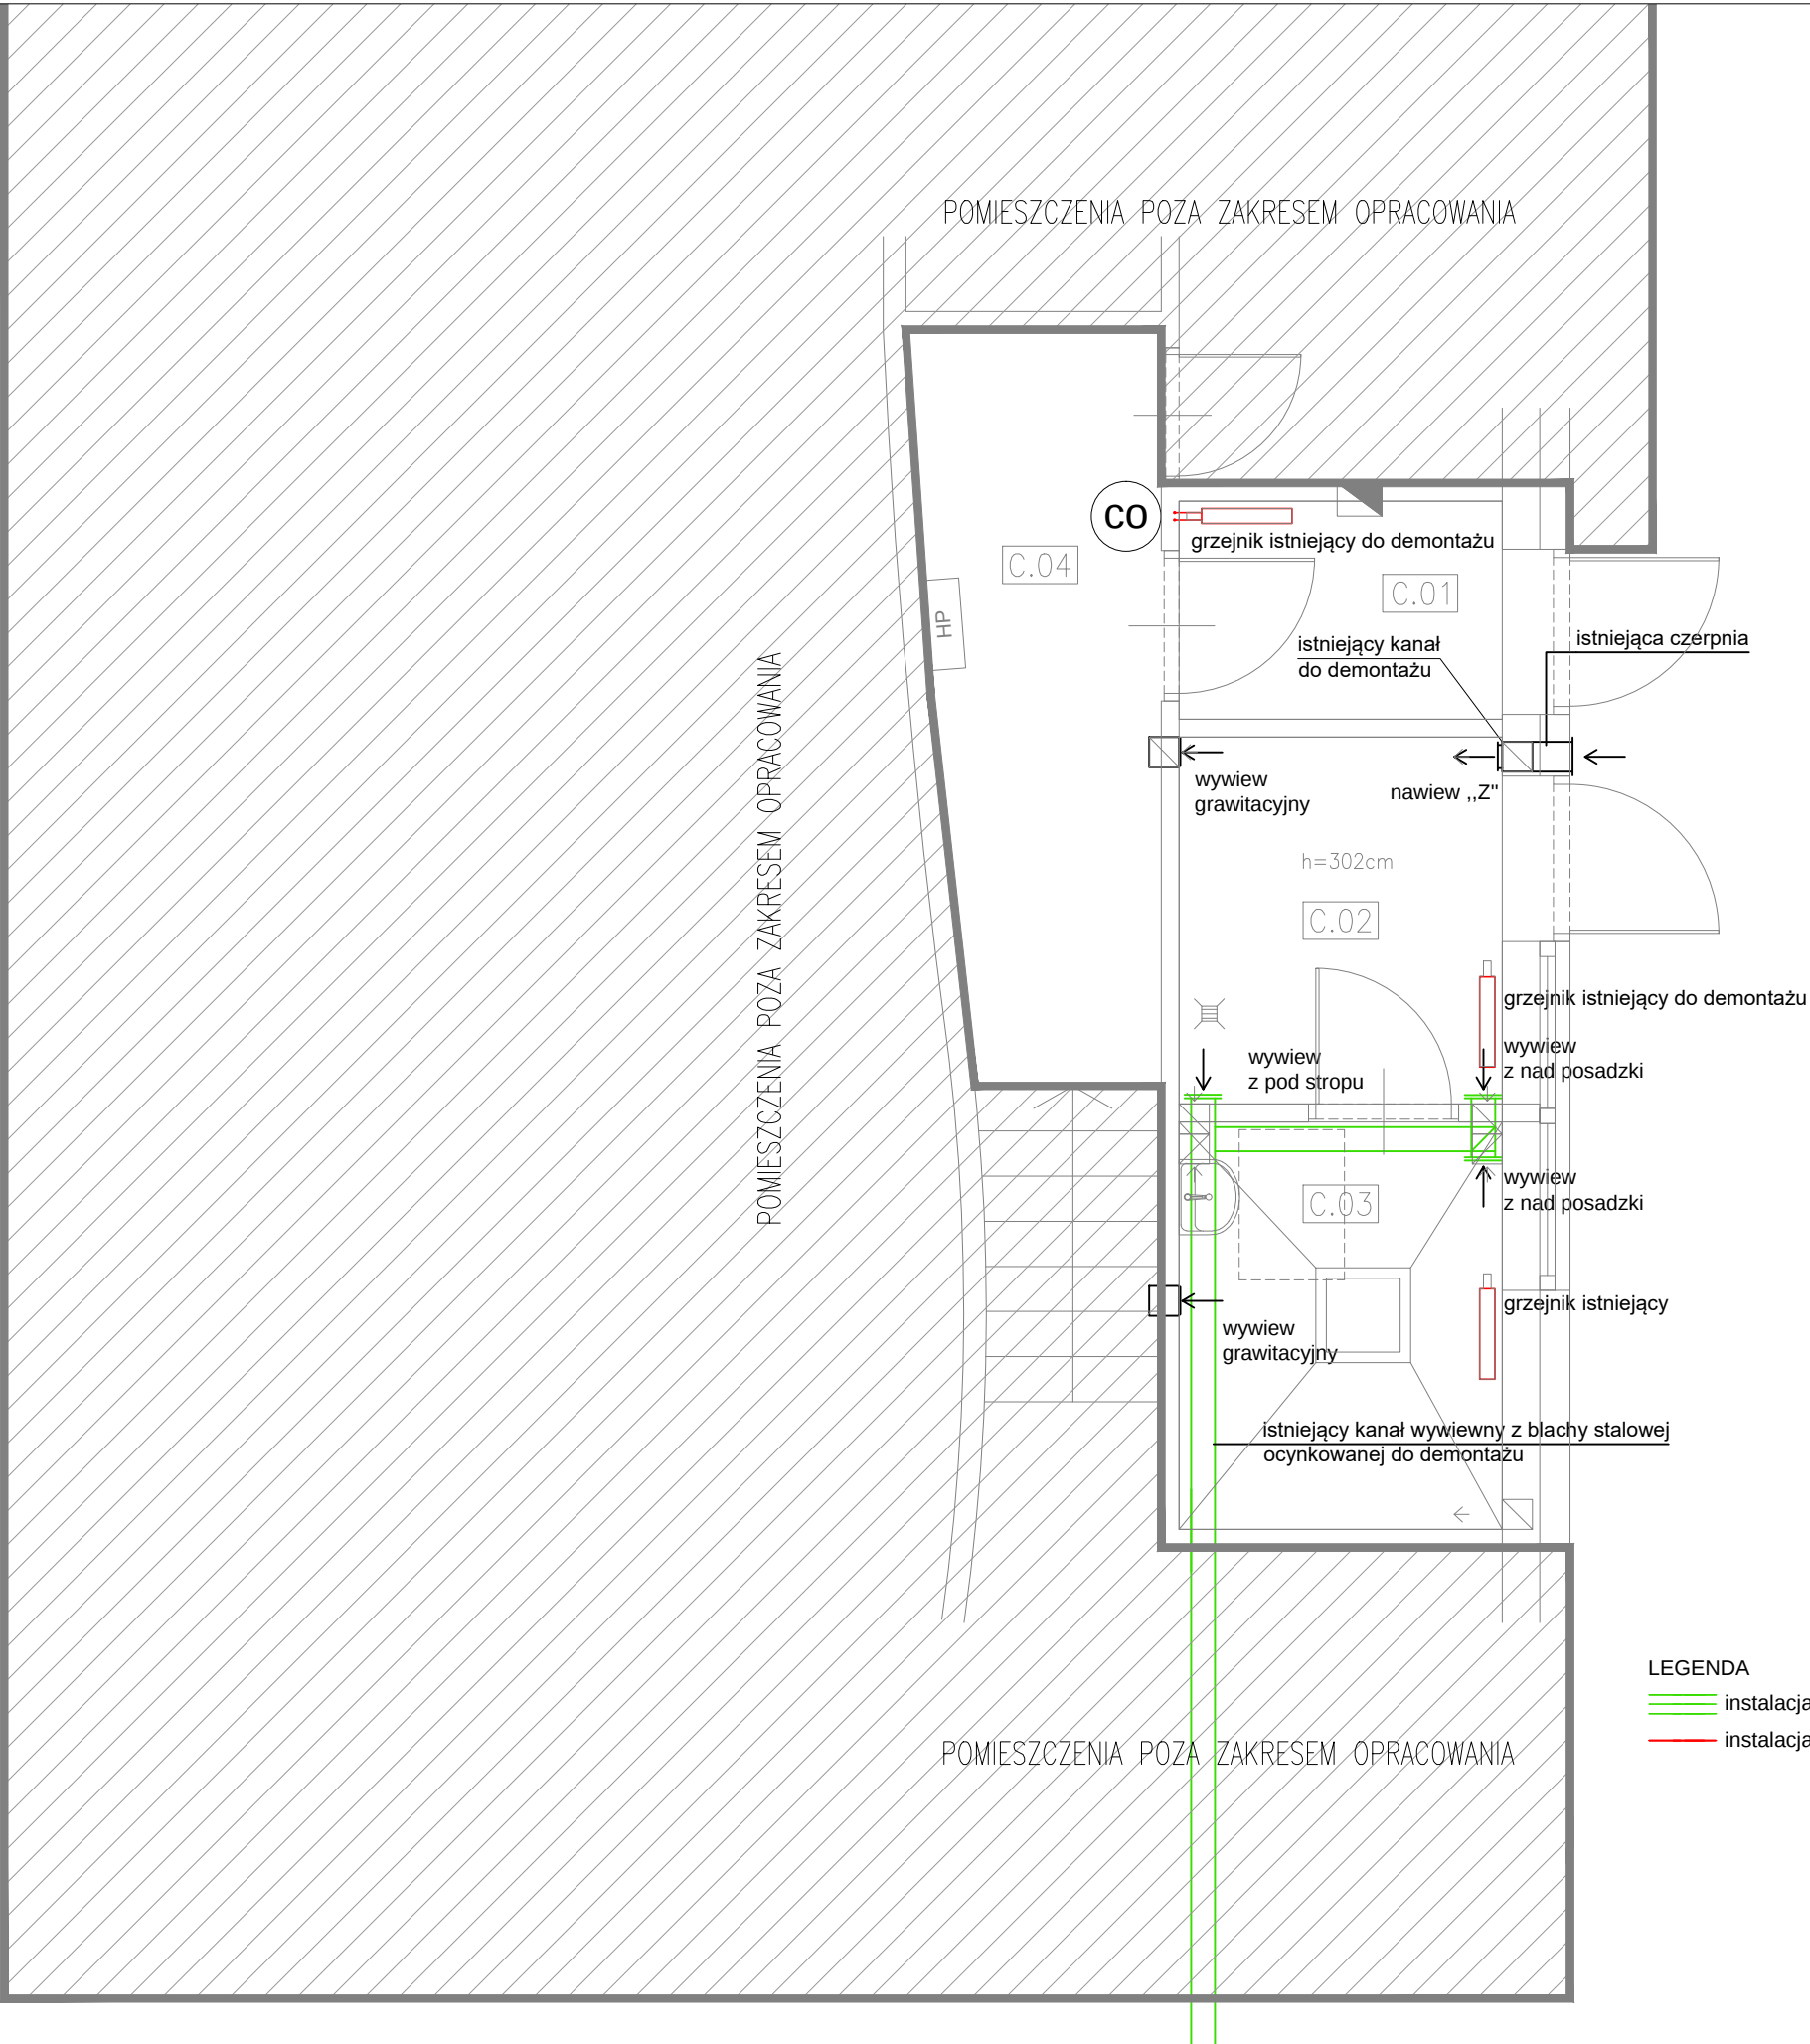

LEGENDA
— instalacja wentylacji
— instalacja grzewcza

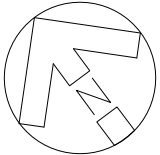

**PROJEKT PRZEBUDOWY I ZMIANY SPOSOBU
UŻYTKOWANIA POMIESZCZEŃ
BIAŁOLEŃKIEGO OŚRODKA SPORTU
PRZY UL ŚWIATOWIDA 56 W WARSZAWIE,
POLEGAJĄCY NA ZMIANIE:**
A. POKOJU KULTURY FIZYCZNEJ NA POMIESZCZENIE
SOCLANE, MAGAZYNU I WC Z NATRYSKIEM NA SZATNIĘ
Z NATRYSKIEM
B. CZĘŚCI KORYTARZA NA POMIESZCZENIA ADMINISTRACYJNE
C. PRZEDSIONKA I POMIESZCZEŃ PRZEZNACZONYCH NA
TECHNIKĘ BASENOWĄ

Adres inwestycji:
ul. Światowida 56, 03–144 Warszawa
dz. nr 15/3,15/4, 15/5, obręb 40304

Inwestor:
Białoleński Ośrodek Sportu
ul. Światowida 56, 03-144 Warszawa

Branża: SANITARNA	Faza: PROJEKT BUDOWLANY
-----------------------------	-----------------------------------

Pracownia architektoniczna:
 **WRÓBLEWSKI
ARCHITEKTURA**
ul. Polna 24 m 6, 00-630 Warszawa
tel. 022-216-52-06, 0 607-250-167
e-mail: jan@wroblewskiarchitektura.pl
www.wroblewskiarchitektura.pl
NIP: 526-246-59-32

Autorzy:	nr. uprawnień	Podpis:
mgr inż. Jacek Jakubiak	MAZ/0413/PBS/16 spec. sanitarna	
Opracowujący mgr inż. Danuta Duda		
Sprawdzający mgr inż. Jan Żółciński	MAZ/0423/PBS/16 spec. sanitarna	

Treść rysunku: Przebudowa i zmiana sposobu użytkowania przedSIONKA i pomieszczeń przeznaczonych na technikę basenową. Instalacja wentylacji i grzewcza - stan istniejący.	NUMER RYSUNKU S_09
--	-------------------------------------

Skala: 1:50	Data: 12/2019
-----------------------	-------------------------